


# ŘEZNICTVÍ DARO VELKÉ

MĚŘÍTKO 1:50

## VYBAVENÍ:

- 1) klimatizační jednotka CHIGO s dálkovým ovladačem;
- 2) chladicí agregáty - 2 ks;
- 3) umyvadla z kyselinovzdorného plechu - 3 ks;
- 4) řeznický stůl s policí z kyselinovzdorného plechu o rozměrech 200 x 90 cm;
- 5) vyměnitelná pracovní deska z plastu o rozměrech 200 x 40 cm;
- 6) plášť z kyselinovzdorného plechu připevněný na stěnu v místnosti bourárny o rozměrech 514 x 124 cm;
- 7) závěsná police z kyselinovzdorné oceli o rozměrech 76 x 37 cm ve výdejně;
- 8) lékárnička;
- 9) WC;
- 10) elektrický lanový naviják s nosností do 500 kg;
- 11) osvětlení a elektrická instalace vedená v namontovaných ochranných žlabech uvnitř chladírny;
- 12) elektronický regulátor pro programování nastavení teploty od +10 do -5 °C;
- 13) elektrické rozvaděče včetně modulů ochrany proti elektrickému přetížení - 2 ks;
- 14) sada klíčů ke dveřím (2x);
- 15) elektronický měřič spotřeby energie;
- 16) kolejnice /pojezdová dráha/ pro zavěšení háků;
- 17) sada háků - 5 kusů;

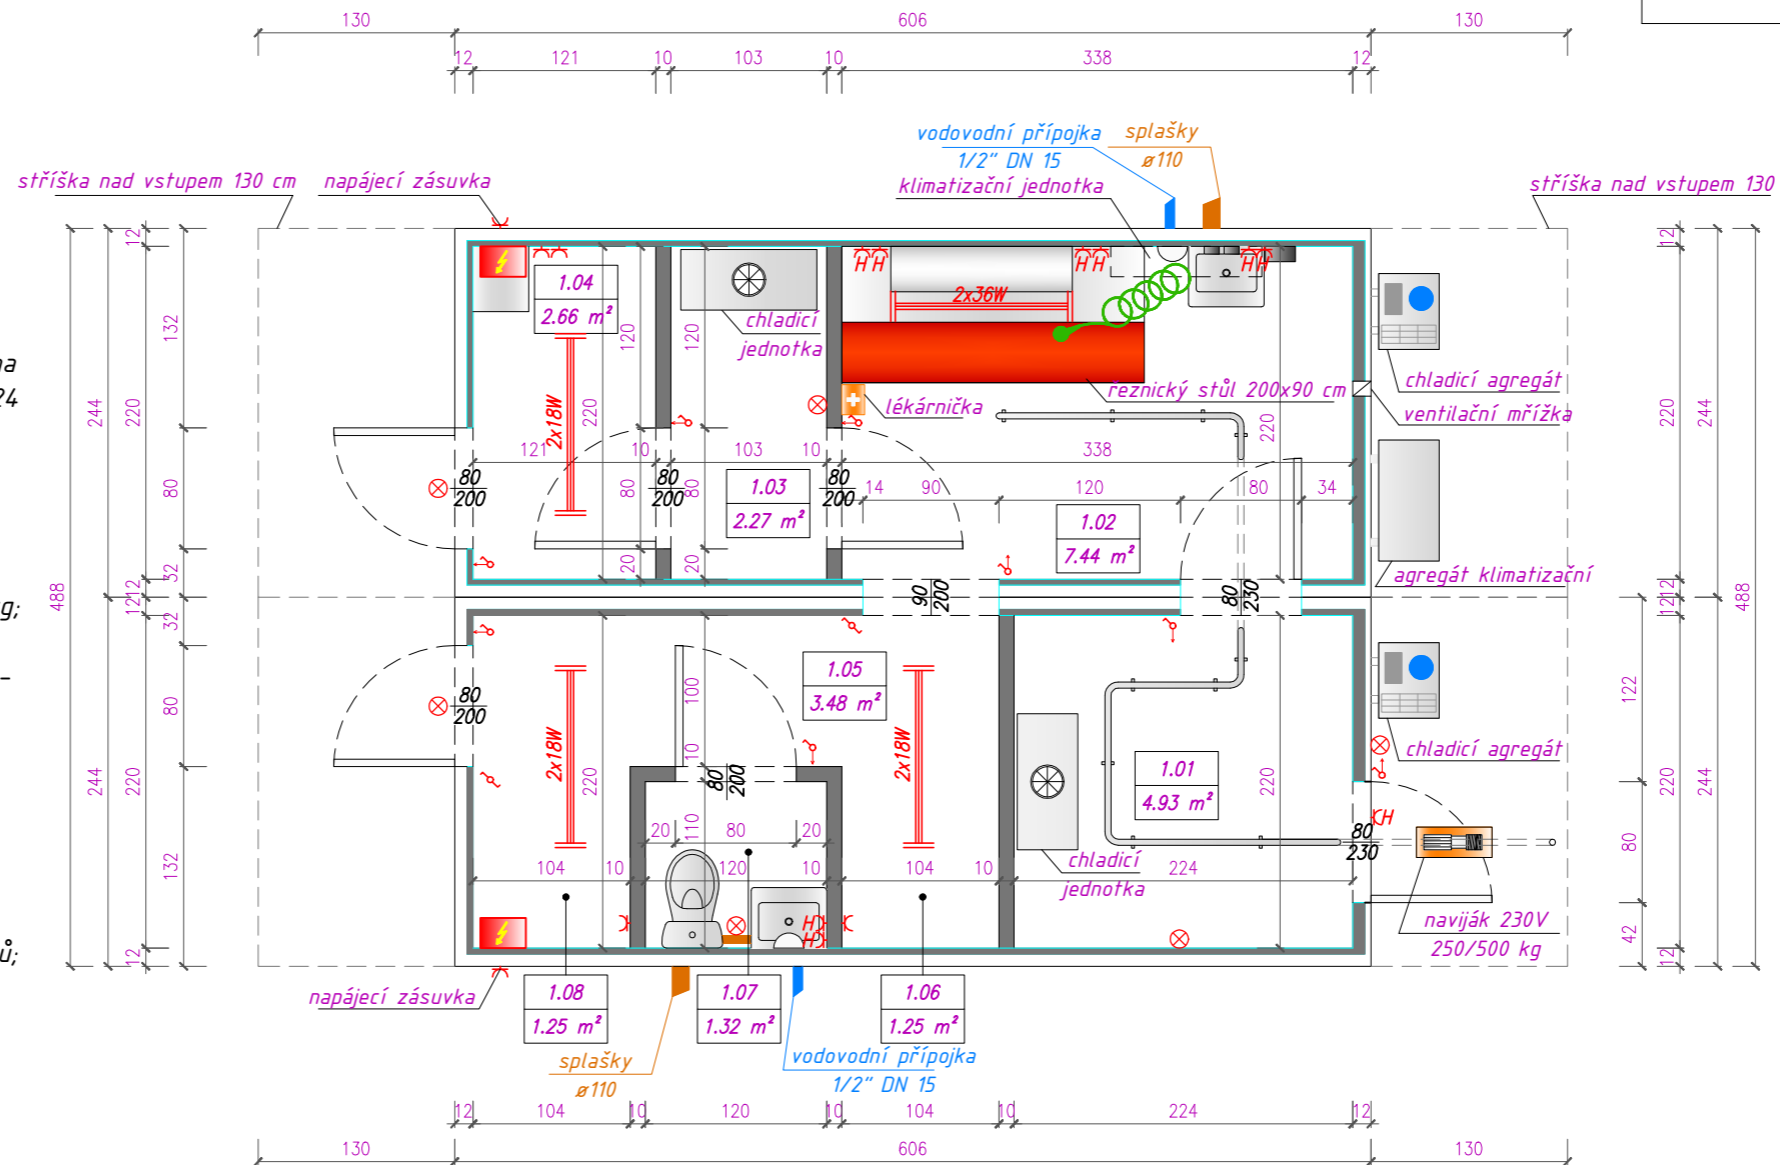

BILANCE PLOCHY		
PŮDORYS - ŘEZNICTVÍ DARO VELKÉ		
MÍSTNOSTI	NÁZEV MÍSTNOSTI	PLOCHA
1.01	CHLADÍRNA PŘÍJMU SUROVINY	4.93 m <sup>2</sup>
1.02	BOURÁRNA	7.44 m <sup>2</sup>
1.03	CHLADÍRNA	2.27 m <sup>2</sup>
1.04	VÝDEJNA	2.66 m <sup>2</sup>
1.05	CHODBA	3.48 m <sup>2</sup>
1.06	ŠATNA - ČISTÝ PROVOZ	1.25 m <sup>2</sup>
1.07	WC	1.32 m <sup>2</sup>
1.08	ŠATNA - NEČISTÝ PROVOZ	1.25 m <sup>2</sup>
PLOCHA CELKEM		24.60 m <sup>2</sup>